


# SITUACE KANALIZACE 1: 500

## 1. ČÁST

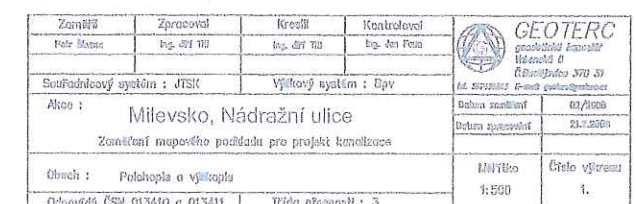




# LEGENDA

## PROJEKTOVANÝ STAV



## STÁVAJÍCÍ SÍŤ

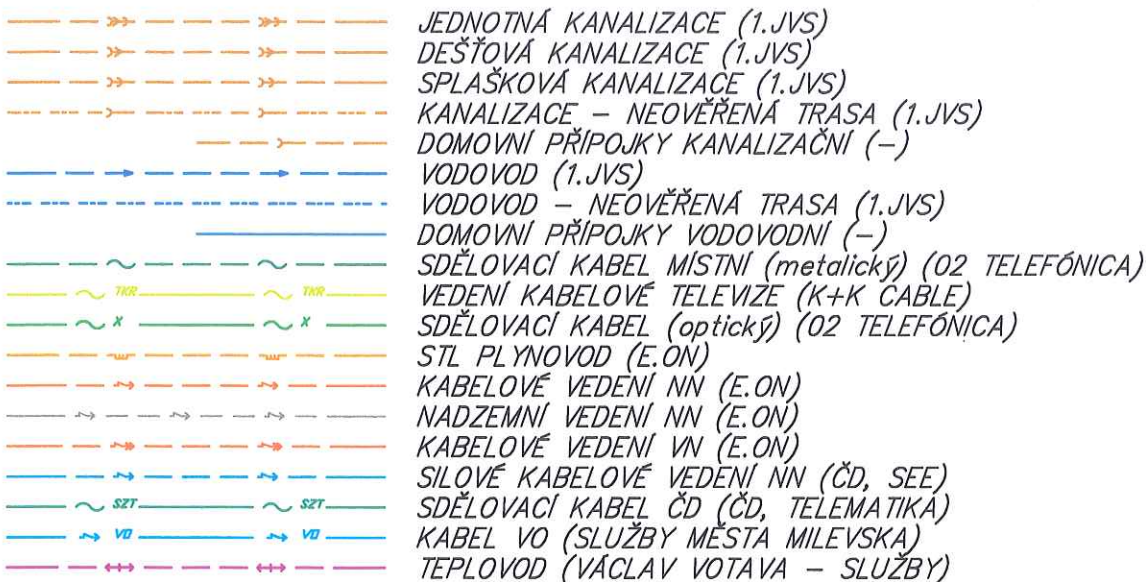


## SO 01 KANALIZAČNÍ STOKY - ETAPA I)

## SO 02 ODLEHČOVACÍ KOMORA

 
 
 
Výškový systém: B.p.V.

Souřadnicový systém: JTSK

UPOZORNĚNÍ: ZÁKRESY PODZEMNÍCH INŽENÝRSKÝCH SÍTÍ NESLOUŽÍ JAKO VYTÝČOVACÍ VÝKRES ! PŘED ZAHÁJENÍM STAVEBNÍCH PRACÍ JE NUTNÉ ZAJISTIT JEJICH VYTÝČENÍ SPRÁVCEM SÍTÍ A JEJICH OZNAČENÍ NA MÍSTĚ DLE PLATNÝCH PŘEDPISŮ.

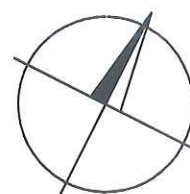

1: 500

|                                                                                     |                                                                                     |                                                                                     |                                                                                     |                                                                                      |                                                                                                                                                                    |                                                                                                |
|-------------------------------------------------------------------------------------|-------------------------------------------------------------------------------------|-------------------------------------------------------------------------------------|-------------------------------------------------------------------------------------|--------------------------------------------------------------------------------------|--------------------------------------------------------------------------------------------------------------------------------------------------------------------|------------------------------------------------------------------------------------------------|
| HLAV. INŽENÝR                                                                       | ZODPOVĚDNÝ PROJEKT.                                                                 | VYPRACOVAL                                                                          | KRESLIL                                                                             | KONTOLOVAL                                                                           |  <div>SENOVÁŽNÉ NÁM. 1<br/>ČESKÉ BUDĚJOVICE<br/>370 01 tel. 385 775 111</div> |                                                                                                |
| ING. PRŮCHA                                                                         | ING. PRŮCHA                                                                         | ING. PRŮCHA                                                                         | ING. PRŮCHA                                                                         | ING. KAŇKA                                                                           |                                                                                                                                                                    |                                                                                                |
|  |  |  |  |  |                                                                                                                                                                    |                                                                                                |
| INVESTOR                                                                            | MĚSTO MILEVSKO                                                                      |                                                                                     |                                                                                     |                                                                                      | ZAK. Č. 1273-61                                                                                                                                                    |                                                                                                |
| KRAJ                                                                                | JIHOČESKÝ                                                                           |                                                                                     | OBEC MILEVSKO                                                                       |                                                                                      | ARCH. Č. 1273                                                                                                                                                      |                                                                                                |
| AKCE                                                                                | MILEVSKO, NÁDRAŽNÍ ULICE<br>REKONSTRUKCE KANALIZACE                                 |                                                                                     |                                                                                     |                                                                                      | FORMÁT 3 x A4                                                                                                                                                      | KOPIE<br> |
|                                                                                     |                                                                                     |                                                                                     |                                                                                     |                                                                                      | DATUM 04/2008                                                                                                                                                      |                                                                                                |
|                                                                                     |                                                                                     |                                                                                     |                                                                                     |                                                                                      | STUPEŇ DSP                                                                                                                                                         |                                                                                                |
|                                                                                     |                                                                                     |                                                                                     |                                                                                     |                                                                                      | MĚŘÍTKO 1: 500                                                                                                                                                     |                                                                                                |
| OBSAH                                                                               | SITUACE KANALIZACE - 1. ČÁST                                                        |                                                                                     |                                                                                     |                                                                                      | VÝKR. Č. 4.1.                                                                                                                                                      | ČÁST F.I.                                                                                      |