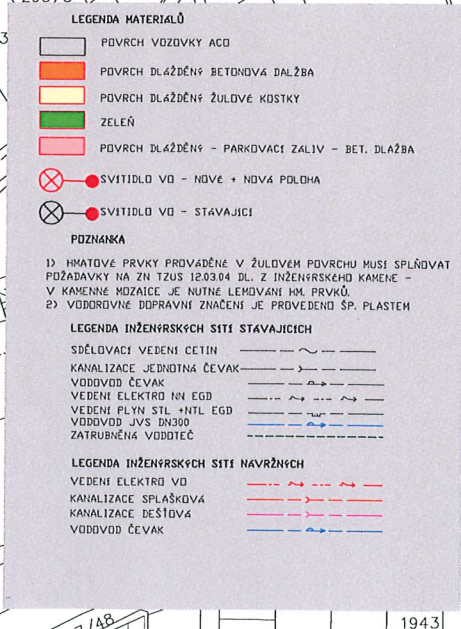


MĚSTSKÝ ÚŘAD MILEVSKO
odbor regionálního rozvoje

 

 


LEGENDA STAVEBNICH OBJEKTŮ
SD 100 STAVEBNÍ OPRAVA ULICE
SD 200 KANALIZACE DEŠŤOVÁ
SD 300 KANALIZACE SPLAŠKOVÁ
SD 350 VODOVOD
SD 800 SADOVÉ ÚPRAVY

LEGENDA - DOČASNÉ A TRVALÉ ZABÝV
TRVALÝ ZABÝV - - - - -
DOČASNÝ ZABÝV - - - - -

POZNAMKY

1) JE NAVRŽENO POSUNUTÍ STŮŽARŮ VO MIN 0,5 M OD HRANY VÝZDOV
2) NOVÉ STŮŽÁRY, SVĚTLIDLA BUDOU OSAZENY U NOVÝCH PŘECHODŮ
NUTNÉ DODRŽET TKP 15 - NOVÉ STŮŽÁRY SVORKOVANÉ NA STAV
ROZVOD VO
3) DETAILNÍ ŘEŠENÍ JEDNOTLIVÝCH SD - VIZ. PD SD 100 - 800

STAVEBNÍ ÚPRAVA UL. SOKOLOVSKÁ			
 Ing. Jarmila 42 Purpurjeva 385 41	Investor	MĚSTO MĚLVOŠKO	Číslo paré
	Objednatel	MĚSTO MĚLVOŠKO	
	Autorizace	Identifikační stůžky	ST. ÚPRAVA UL. SOKOLOVSKÁ
GENERÁLNÍ PROJEKTANT			
 Ing. Jarmila 42 Purpurjeva 385 41	Hlavní inženýr projektu	Ing. arch. JIří Marek	Autorizace
	Vypracoval	Ing. arch. JIří Marek	
	Autorizace	Ing. arch. JIří Marek	
PROJEKTANT ČÁSTI – DOPRAVNÍ STAVBY			
 Ing. Jarmila 42 Purpurjeva 385 41	Autorizace	Bc. Jan Hyšá	Autorizace
	Hlavní inženýr projektu	Bc. Jan Hyšá	
	Vypracoval	Bc. Jan Hyšá	
IDENTIFIKACE PROJEKTU			
Stupeň dokumentace	Profesní stav Číslo KOORDINACE	Datum exekuce 06/2022	Datum vypracování 06/2022
Číslo rádků 224/273	SITUACE KOORDINAČNÍ		Měřítko 1:500
			Číslo výkresu 0.3