


PŮDORYS

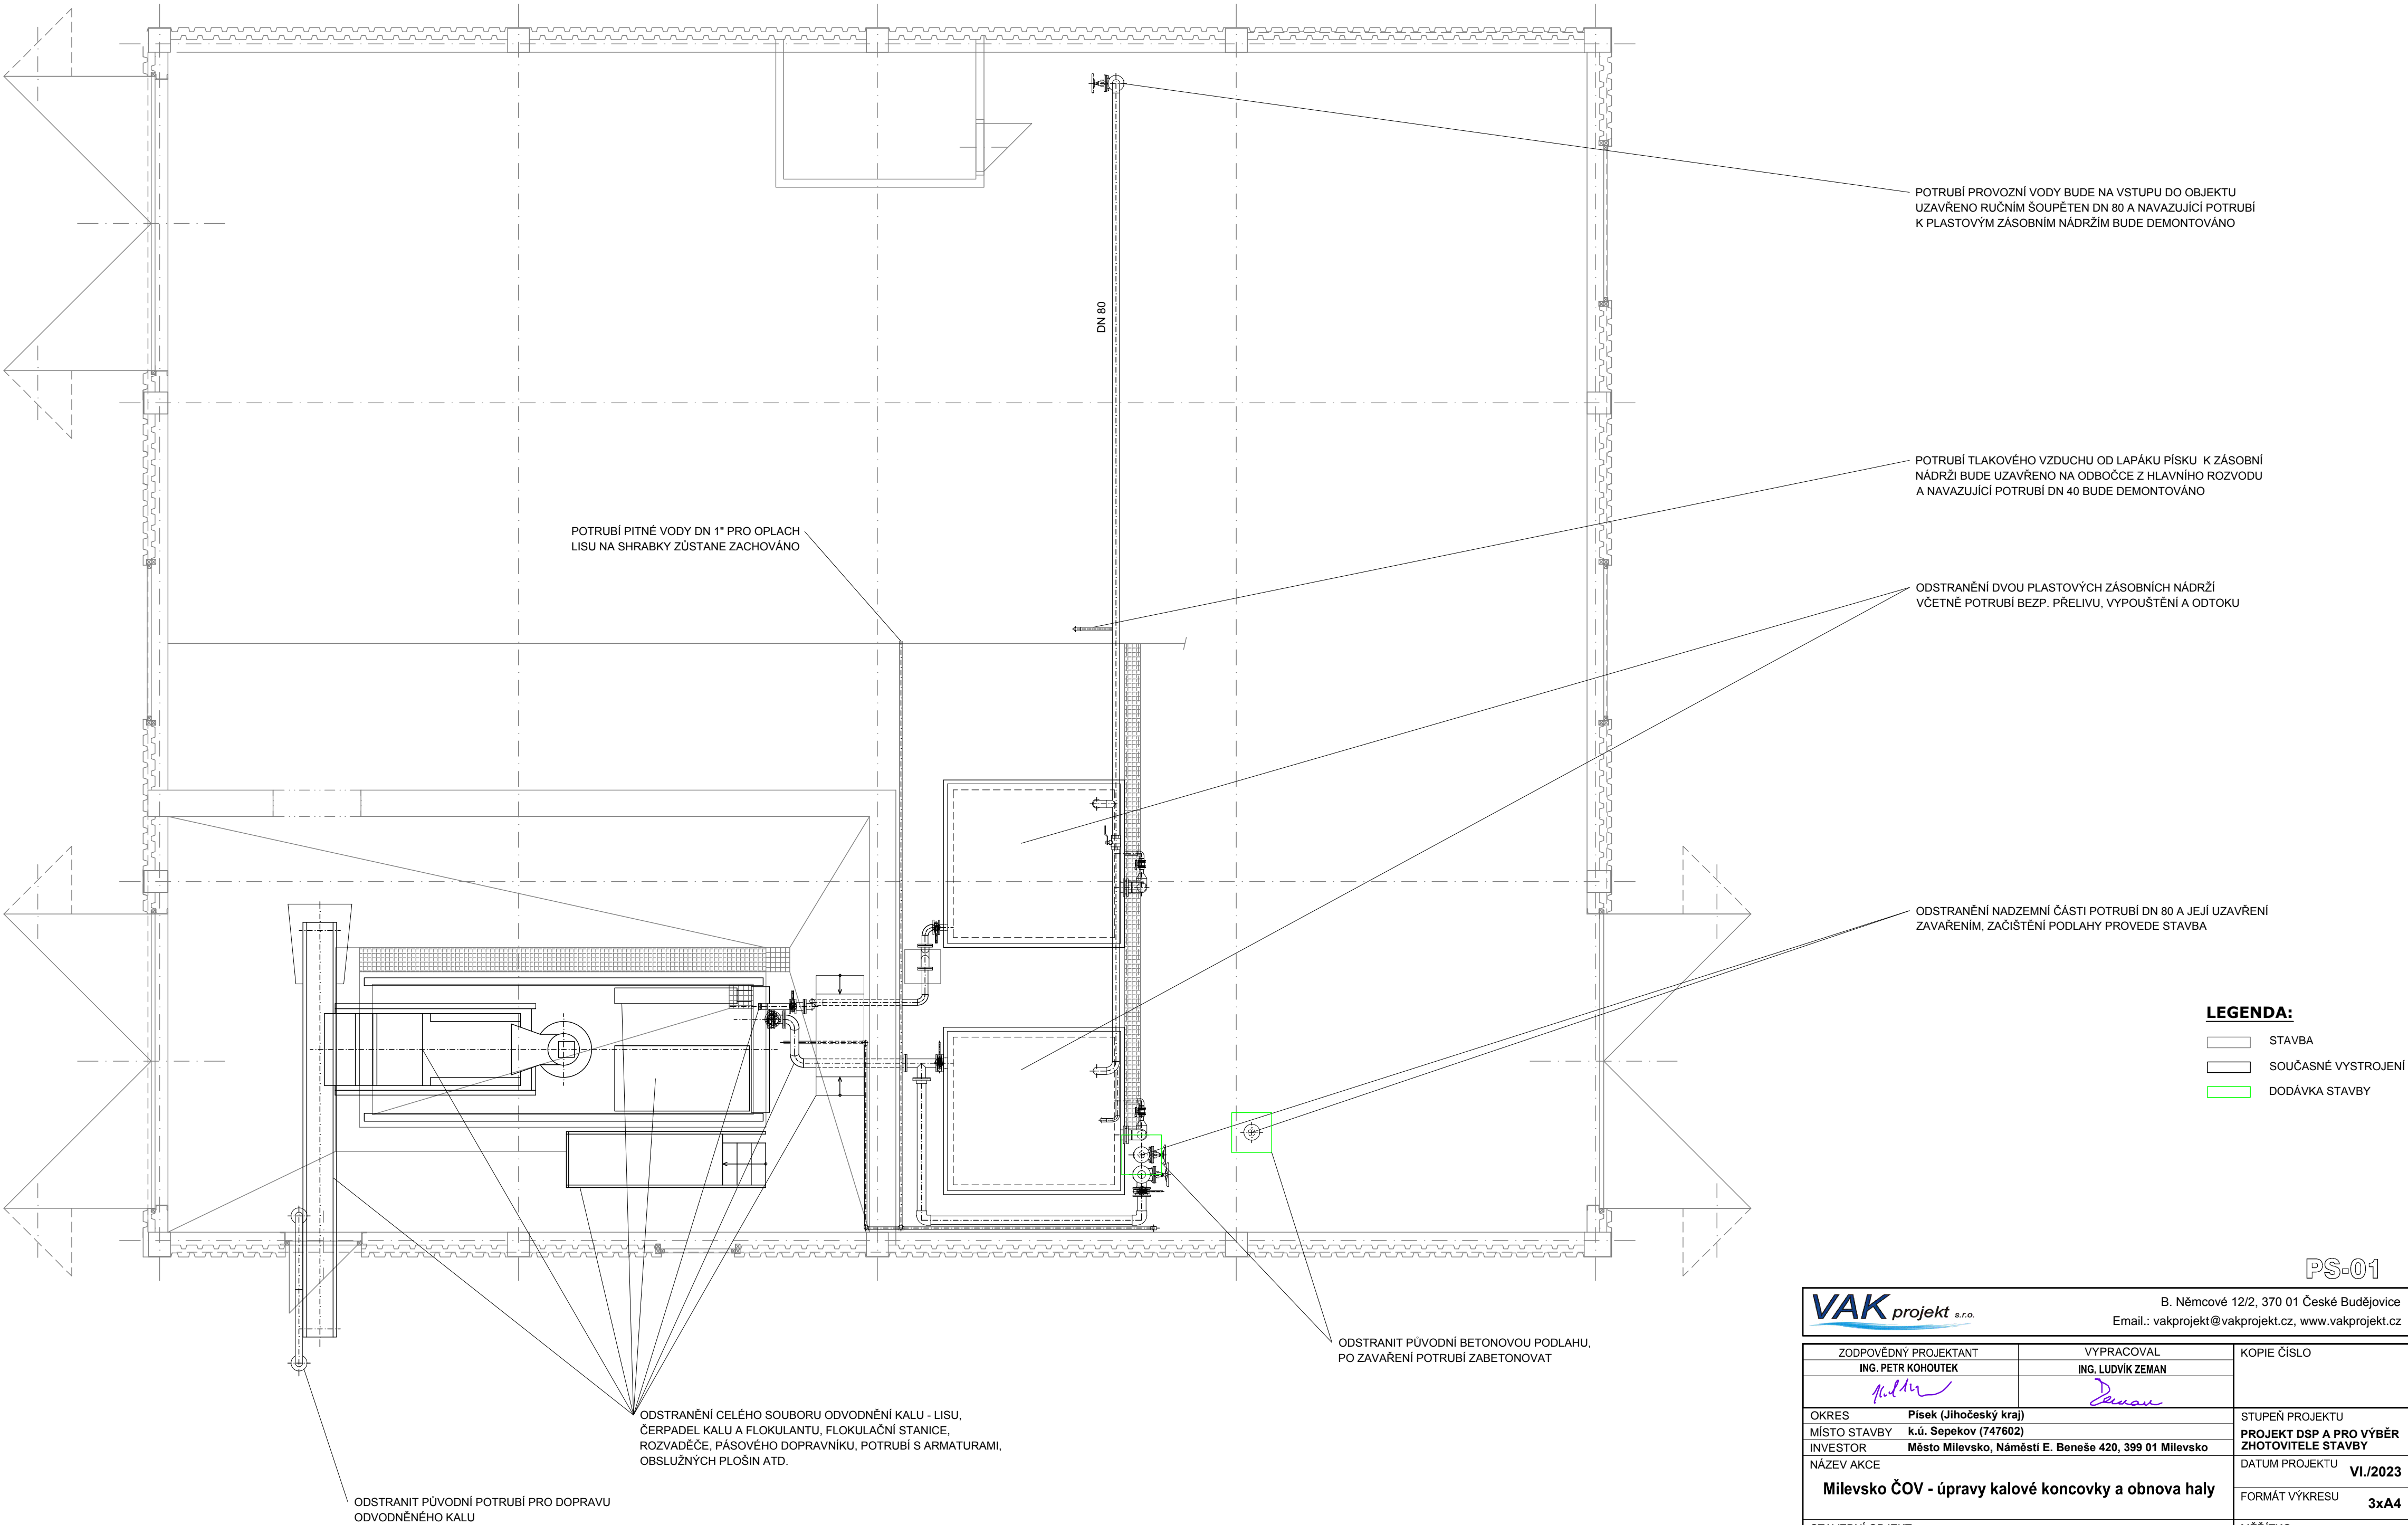

PS-01

VAK projekt s.r.o.		B. Němcové 12/2, 370 01 České Budějovice Email.: vakprojekt@vakprojekt.cz, www.vakprojekt.cz
ZODPOVĚDNÝ PROJEKTANT ING. PETR KOHOUTEK	VYPRACOVAL ING. LUDVÍK ZEMAN	KOPIE ČÍSLO
OKRES Písek (Jihočeský kraj)	MÍSTO STAVBY k.ú. Sepekov (747602)	STUPEŇ PROJEKTU PROJEKT DSP A PRO VÝBĚR ZHOTOVITELE STAVBY
INVESTOR Město Milevsko, Náměstí E. Beneše 420, 399 01 Milevsko	NÁZEV AKCE Milevsko ČOV - úpravy kalové koncovky a obnova haly	DATUM PROJEKTU VI./2023
STAVEBNÍ OBJEKT PS-01 Technologická část strojní	OBSAH VÝKRESU Odvodnění kalu - současný stav - půdorys	MĚŘÍTKO 1:50
		Č. VÝKRESU D.2.2